





①~③轴立面图1:100

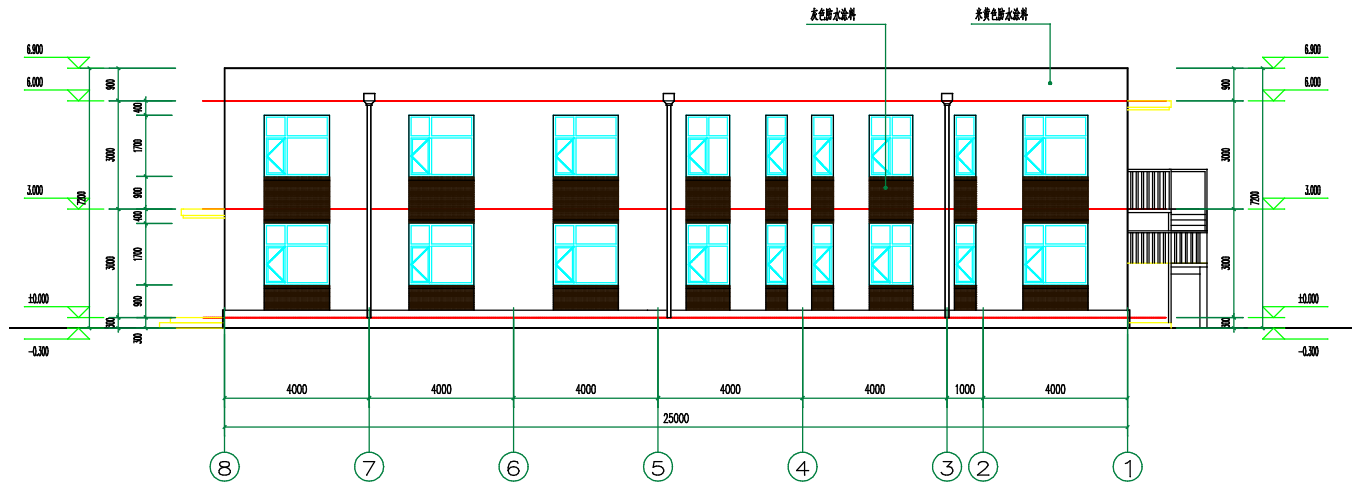

③~①轴立面图1:100

|                   |               |    |       |
|-------------------|---------------|----|-------|
| 中水东北勘测设计研究院有限责任公司 |               |    |       |
| 批准                |               | 工建 | 施工 设计 |
| 核定                |               | 建筑 | 审核    |
| 审核                |               |    |       |
| 设计                |               | 比例 | 日期    |
| 制图                | 张甲顺A122001267 | 图号 |       |

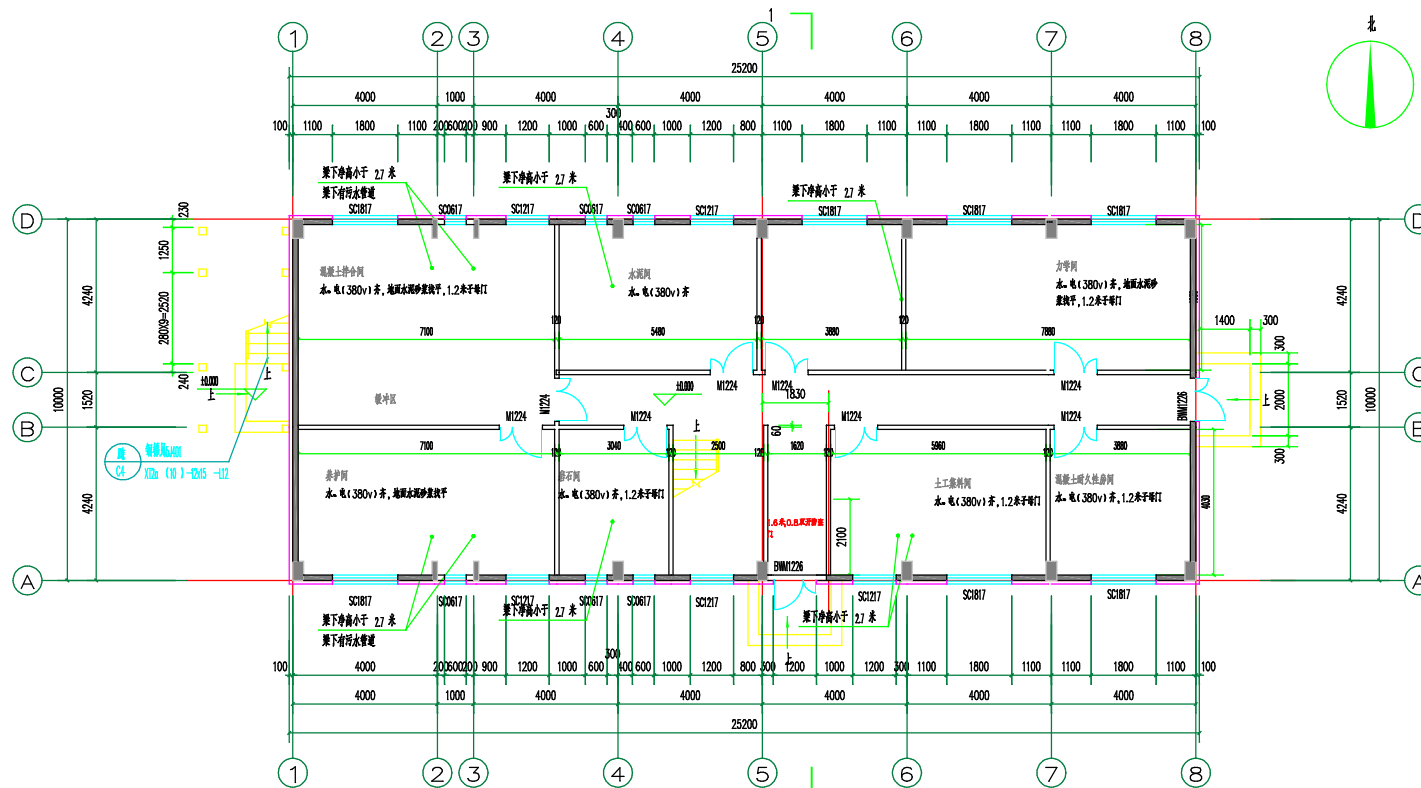


一层平面图 1:100

本层建筑面积257.04m<sup>2</sup>

总建筑面积514.08m<sup>2</sup>

|                  |               |       |       |           |
|------------------|---------------|-------|-------|-----------|
| 中水东北勘测设计研究有限责任公司 |               |       |       |           |
| 批准               |               | 项目负责人 | 工程    | 施工图 设计    |
| 核定               |               |       |       | 建筑 审核     |
| 校核               |               |       |       | 一层平面图     |
| 设计               |               |       |       |           |
| 制图               |               | 比例    | 1:100 | 日期 2025.3 |
| 设计号              | 设计号A122001267 | 图号    | 建筑-3  |           |

\*0123456789AB\*

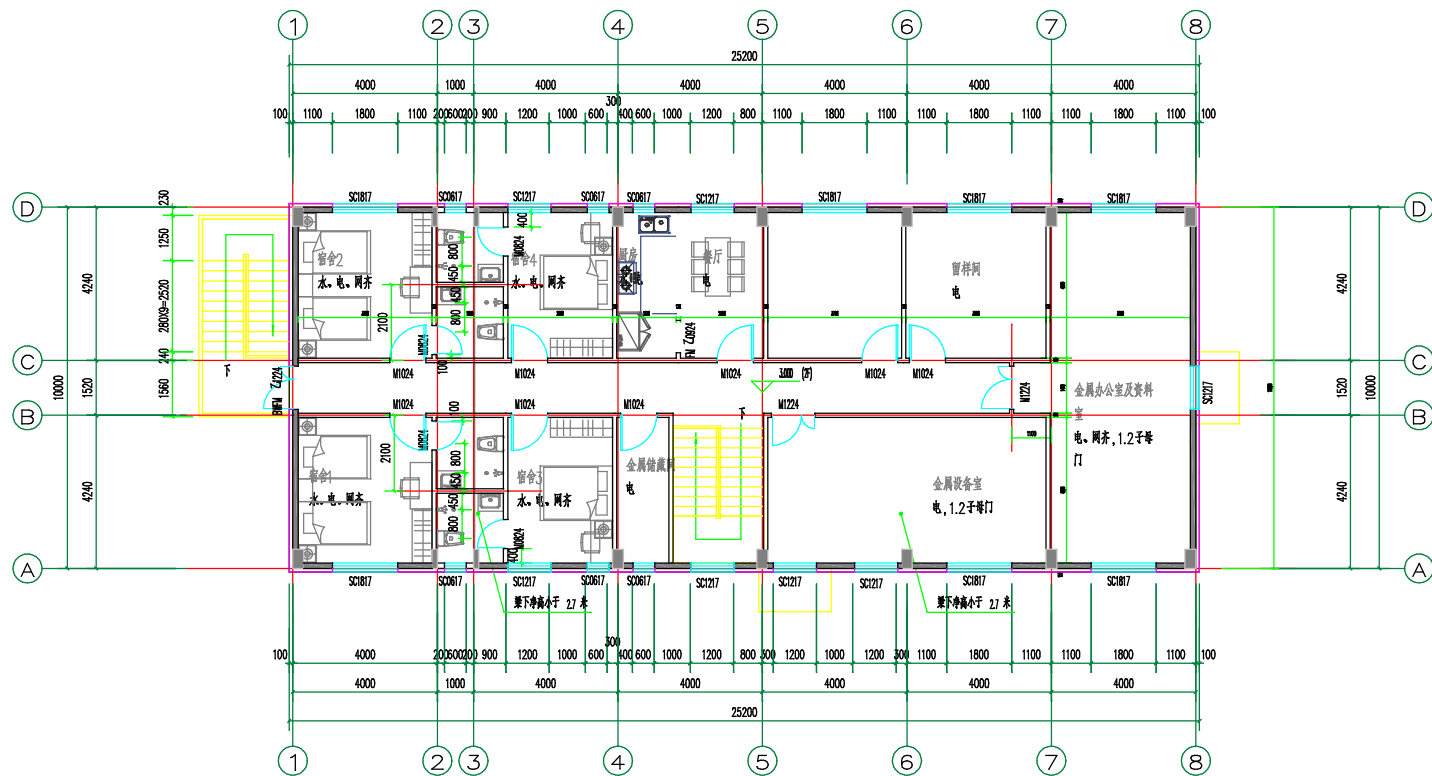


二层平面图 1:100

本层建筑面积257.04m<sup>2</sup>


|                  |               |       |      |     |        |
|------------------|---------------|-------|------|-----|--------|
| 中水东北勘测设计研究有限责任公司 |               |       |      |     |        |
| 批准               |               | 项目负责人 | 工建   | 施工图 | 设计     |
| 核定               |               |       |      | 建筑  | 审核     |
| 审查               |               |       |      |     |        |
| 校核               |               |       |      |     |        |
| 设计               |               |       |      |     |        |
| 制图               |               |       |      |     |        |
| 设计号              | 设计号A122001267 | 图号    | 建施-4 | 比例  | 1:100  |
|                  |               |       |      | 日期  | 2025.3 |

\*0123456789AB\*




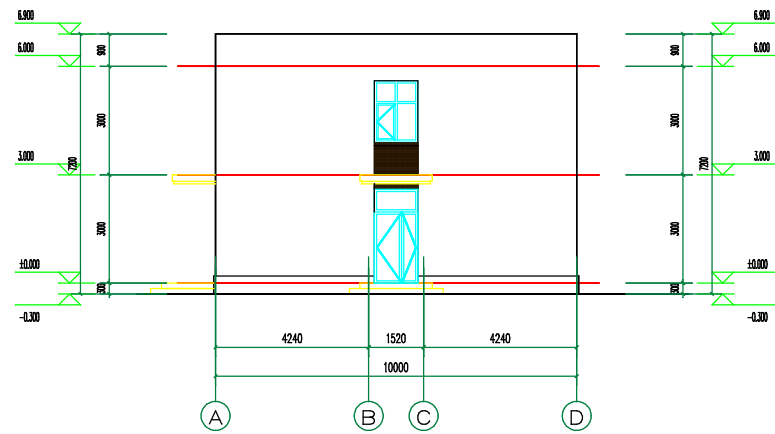

①~③轴立面图1:100


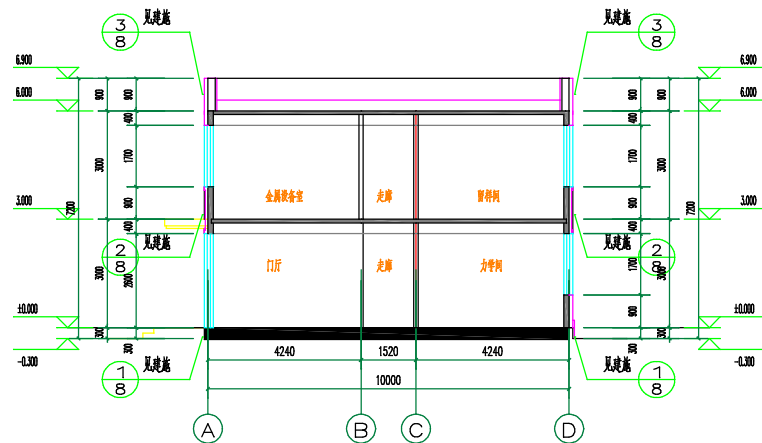


1—剖面图:100

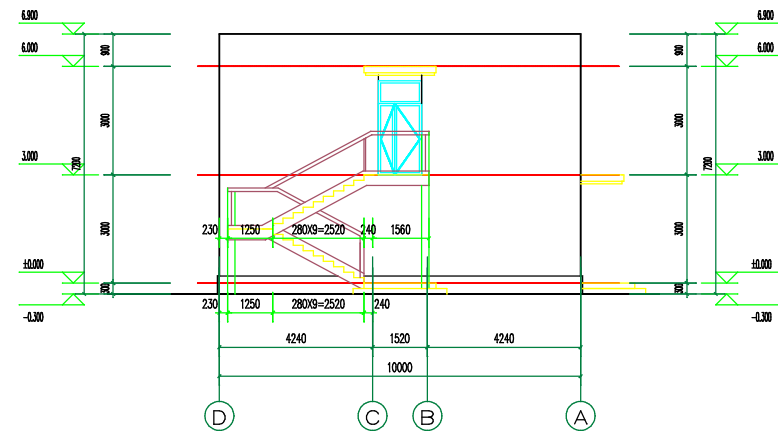


|                                                                                                        |                                                                                       |  |     |       |          |        |  |
|--------------------------------------------------------------------------------------------------------|---------------------------------------------------------------------------------------|--|-----|-------|----------|--------|--|
|  中水东北勘测设计研究有限责任公司 |                                                                                       |  |     |       |          |        |  |
| 批准                                                                                                     |                                                                                       |  | 审查人 | 工程    | 施工       | 设计     |  |
| 核定                                                                                                     |                                                                                       |  |     |       | 建施       | 勘测     |  |
| 审查                                                                                                     |  |  |     |       | 全国第二：勘测图 |        |  |
| 校核                                                                                                     |  |  |     |       |          |        |  |
| 设计                                                                                                     |  |  |     |       |          |        |  |
| 制图                                                                                                     |  |  | 比例  | 展尺    | 日期       | 2025.3 |  |
| 设计号                                                                                                    | 设水银A122001267                                                                         |  | 图号  | 建施— 7 |          |        |  |



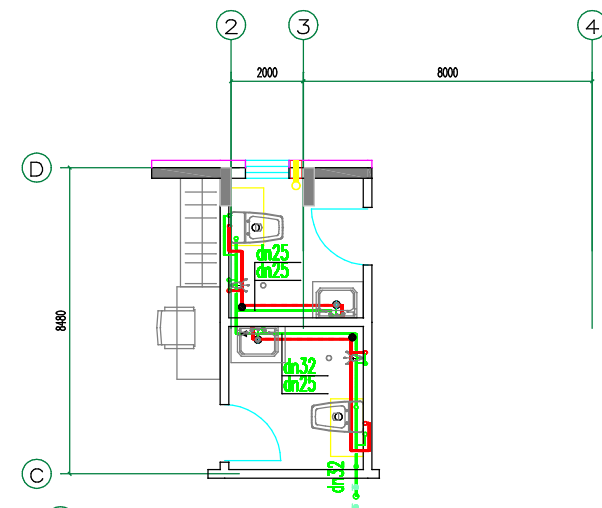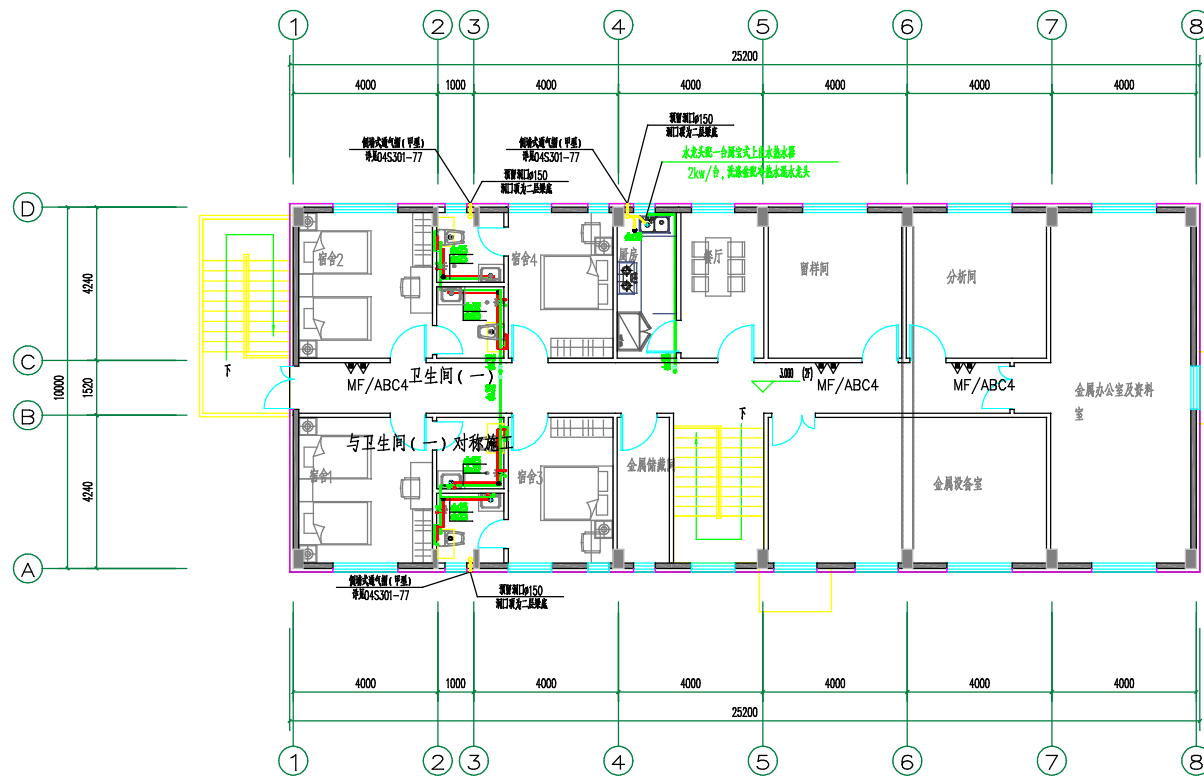

二层给排水平面图00

|                                                                                                        |     |                |          |        |
|--------------------------------------------------------------------------------------------------------|-----|----------------|----------|--------|
|  中水东北勘测设计研究有限责任公司 |     |                |          |        |
| 批准                                                                                                     |     | 中水东北勘测设计研究有限公司 | 工程       | 施工 设计  |
| 核定                                                                                                     |     |                |          | 给排水 暖通 |
| 审查                                                                                                     | 李强  |                |          |        |
| 校核                                                                                                     | 吴柳  |                | 二系给排水平面图 |        |
| 设计                                                                                                     | 吴振东 |                |          |        |
| 制图                                                                                                     |     | 比例             | 见图       | 日期     |
| 设计                                                                                                     | 吴振东 | 图号             | 建施- 3    | 2025.3 |

 

|                                                                                       |                |                                                                                                                                                                                                                                                                                                                                                                                                           |     |    |    |
|---------------------------------------------------------------------------------------|----------------|-----------------------------------------------------------------------------------------------------------------------------------------------------------------------------------------------------------------------------------------------------------------------------------------------------------------------------------------------------------------------------------------------------------|-----|----|----|
|  |                |                                                                                                                                                                                                                                                                                                                                                                                                           |     |    |    |
| 中水东北勘测设计研究院有限责任公司                                                                     |                |                                                                                                                                                                                                                                                                                                                                                                                                           |     |    |    |
| 批准                                                                                    |                | 牛青山 总工<br><br>工程<br><br><br><br>一、二、三、四、五、六、七、八、九、十、十一、十二、十三、十四、十五、十六、十七、十八、十九、二十、二十一、二十二、二十三、二十四、二十五、二十六、二十七、二十八、二十九、三十、三十一、三十二、三十三、三十四、三十五、三十六、三十七、三十八、三十九、四十、四十一、四十二、四十三、四十四、四十五、四十六、四十七、四十八、四十九、五十、五十一、五十二、五十三、五十四、五十五、五十六、五十七、五十八、五十九、六十、六十一、六十二、六十三、六十四、六十五、六十六、六十七、六十八、六十九、七十、七十一、七十二、七十三、七十四、七十五、七十六、七十七、七十八、七十九、八十、八十一、八十二、八十三、八十四、八十五、八十六、八十七、八十八、八十九、九十、九十一、九十二、九十三、九十四、九十五、九十六、九十七、九十八、九十九、一百 | 施工  | 设计 |    |
| 核定                                                                                    |                |                                                                                                                                                                                                                                                                                                                                                                                                           | 赵越光 | 杨俊 |    |
| 审查                                                                                    | 李军             |                                                                                                                                                                                                                                                                                                                                                                                                           |     |    |    |
| 校核                                                                                    | 吴新印            |                                                                                                                                                                                                                                                                                                                                                                                                           |     |    |    |
| 设计                                                                                    | 姜永录            |                                                                                                                                                                                                                                                                                                                                                                                                           |     |    |    |
| 制图                                                                                    |                |                                                                                                                                                                                                                                                                                                                                                                                                           | 比例  | 见图 | 日期 |
| 审核                                                                                    | 沈晔琳 A122001267 | 图号                                                                                                                                                                                                                                                                                                                                                                                                        | 施-8 | 3  |    |

